




PARTICOLARI INSTALLATIVI TYPICI  
PROIETTORI INSTALLATI PRESSO LA ZONA MONUMENTALE

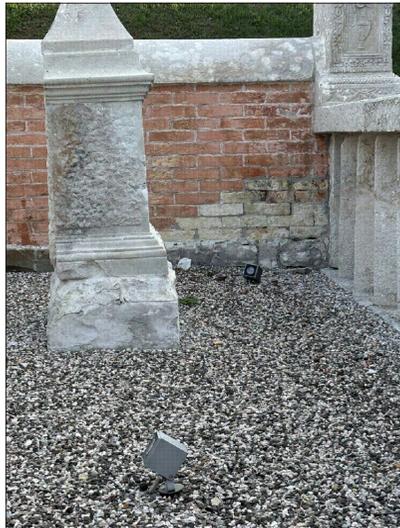



PARTICOLARI INSTALLATIVI  
SEZIONE PASSERELLA VISTA LATERALE - SCALA 1:20

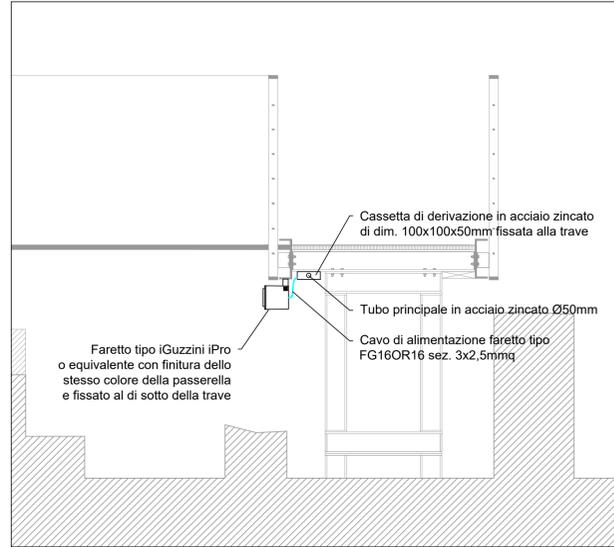

SEZIONE PASSERELLA VISTA FRONTALE - SCALA 1:20

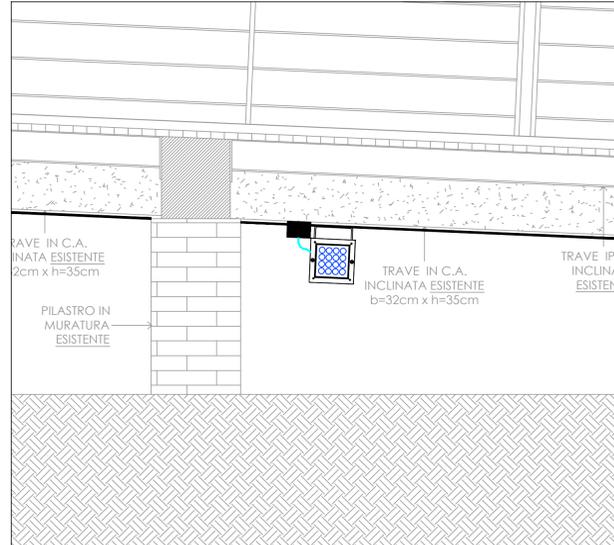


PARTICOLARI INSTALLATIVI  
SCHEMI COLLEGAMENTO E REGOLAZIONE

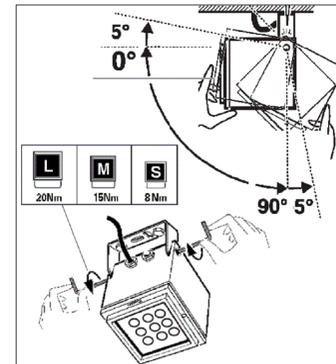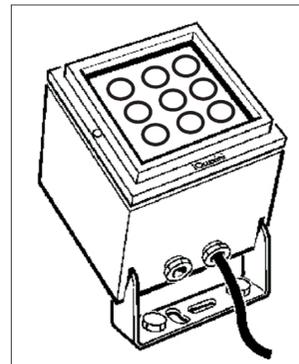



FOTOINSERIMENTO TIPO - FUORI SCALA





SEZIONE PASSERELLA VISTA LATERALE - SCALA 1:20

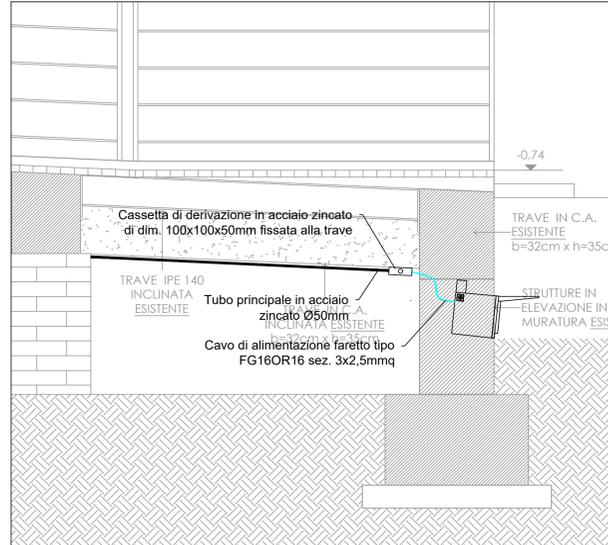


PROIETTORE TIPO  
DA INSTALLARE SULLA PASSERELLA

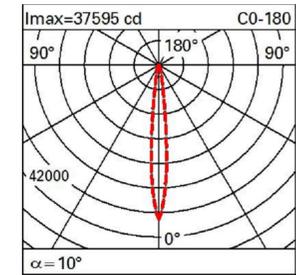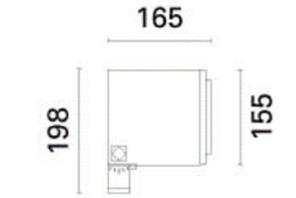


PROIETTORE TIPO  
DA INSTALLARE A TERRA

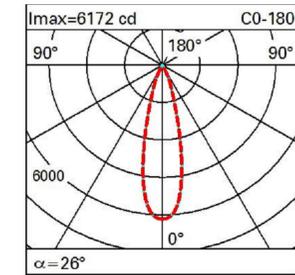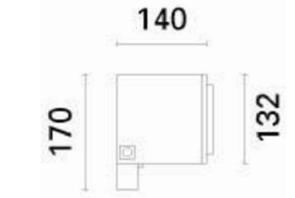


DISEGNO TIPO  
VISTA SUPERIORE

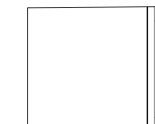

VISTA LATERALE

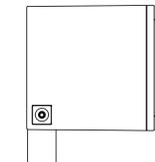

VISTA FRONTALE

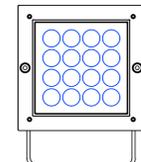

REGIONE AUTONOMA FRIULI VENEZIA GIULIA  
PROVINCIA DI UDINE COMUNE DI AQUILEIA

FONDAZIONE AQUILEIA

Il Committente: **Fondazione Aquileia**

ILLUMINAZIONE AREA ARCHEOLOGICA DENOMINATA FONDO CAL  
PROGETTO ESECUTIVO IMPIANTO ELETTRICO

tavola: **ele.esec.02-pla-r0** Codice commessa: **SA 048 - 2022**  
2022/musei/SA 048-2022 Fondo CAL Aquileia/

scala: **1:20**

data: **Ottobre 2022** **PARTICOLARI ESECUTIVI**

**TEA** Studio tecnico associato di progettazione impiantistica  
Via Barone n.2/b 33059 FIUMICELLO (UD) 34143 TRIESTE  
tel. 0432.92.47.18 - e\_mail: info@studiotecnicotea.it

ISO 9001:2015

Il Progettista dell'impianto elettrico: Per. ind. Fornasari Flavio

Documento	Data	Descrizione	Disegnato	Controllato	Approvato
01	EMMISSIONE Ottobre 2022	PROGETTO IMPIANTO ELETTRICO	Lovagnini N.	Per. Ind. Fornasari	Per. Ind. Fornasari

file: Schemi planimetrici.dwg formato: A1

Questo disegno è di esclusiva proprietà dello Studio Tecnico Associato TEA e ne è vietata la riproduzione totale o parziale senza espressa autorizzazione del proprietario. I diritti saranno tutelati a termini di legge.